


LEGENDE RESEAUX :

- Eaux pluviales voirie
- Eaux pluviales toiture
- Eaux usées
- Gaz

--- Branchement Réseau Electrique
--- Branchement Réseau Eau potable
--- Eau potable Réseau Tel

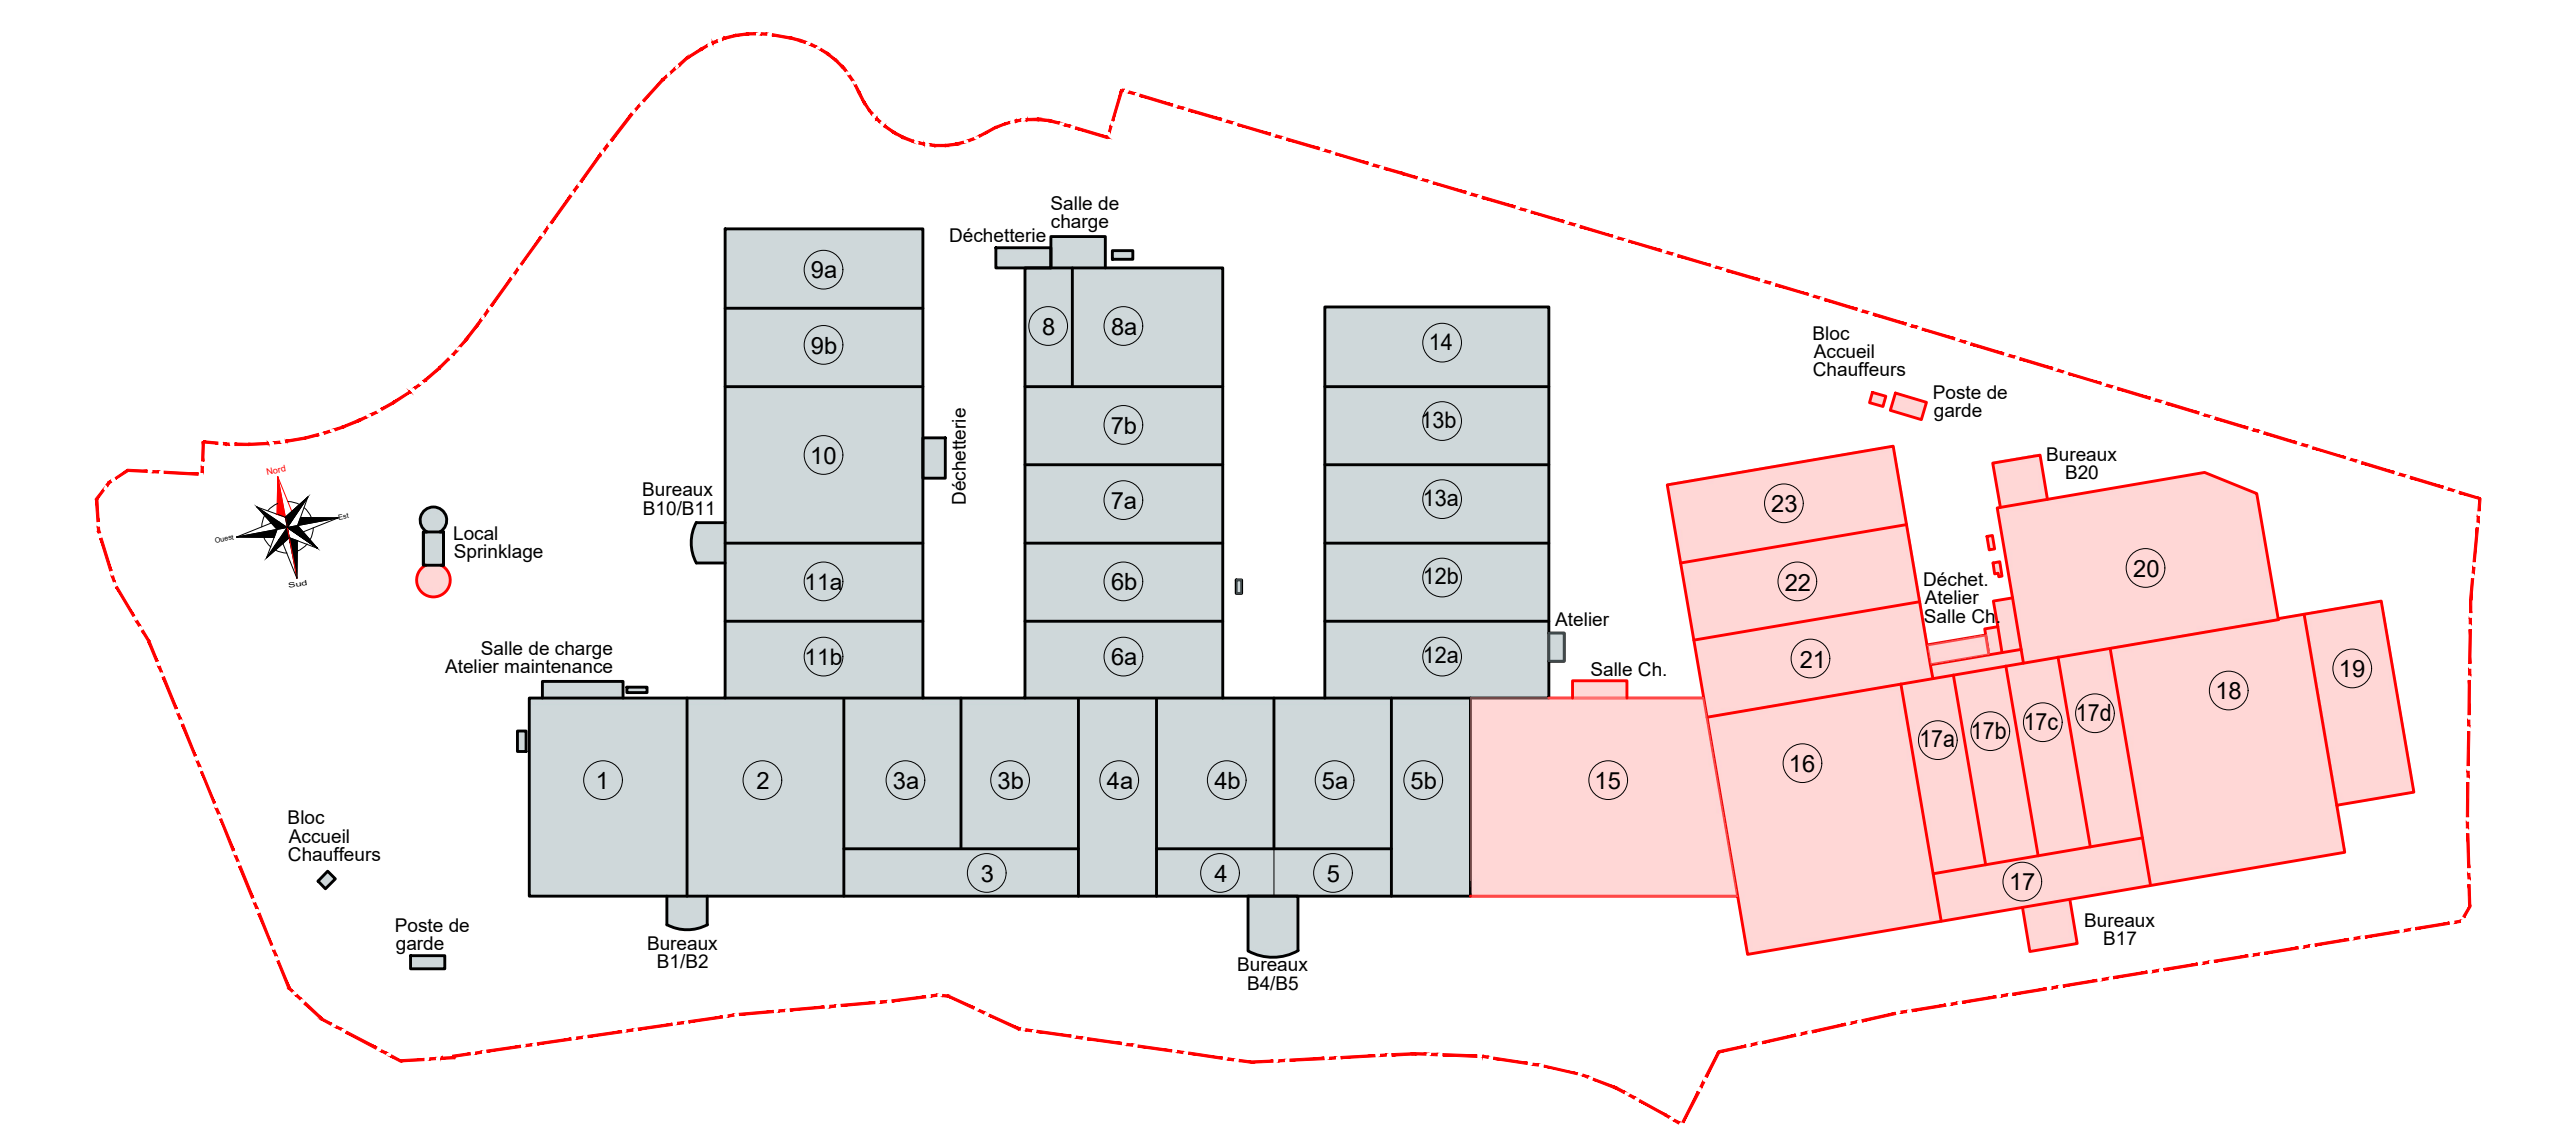

Indice	Date	Modifications
1	24/09/2021	Ajout réseaux
0	14/06/2021	Première émission

ESCRENNES - Entrepôts 15 à 23
 Extension de la plateforme d'une construction de 13 entrepôts numérotés de 15 à 23, projet d'ombrières sur parking VL existant, projet panneaux photovoltaïques en toiture et rehaussement de la cuve PI

PC.2.3. PLAN MASSE RESEAUX

Plate-forme logistique de ESCRENNES
 1 rue du Gâtinais
 ZAC de Saint-Eutrope
 45 300 ESCRENNES

Maître d'ouvrage :		Architecte :	
SCI ESCRENNES 21 rue de l'Europe 45 300 ESCRENNES		THArchitecture 22 rue de Provence 54 300 VANDOEUVRE les NANCY	
Échelle pour être en lecture à l'échelle de la planche	PC	INDICE	DATE
	1	24/09/2021	ECHELLE 1/800 ème format 1600x800